

DÉPARTEMENT DE L'EURE

LE CHÊNE JAUNET  
AMÉNAGEUR FONCIER

Projet de Lotissement  
« Les Jardins de la Noé »  
sur la Commune d'Heudreville sur Eure

Plan masse du projet  
GESTION DES EAUX PLUVIALES

AGEOSE - Géomètre-expert  
Voie du Futur  
BP322  
27 103 VAL DE REUIL CEDEX  
Tel : 02.32.40.05.13  
Fax : 02.32.50.59.91

SODEREF  
Agence Normandie  
Rue Karl Heinz Bringer  
27 950 SAINT MARCEL  
Tel : 02.32.71.01.09  
Fax : 02.32.51.18.32

ecotone  
INGÉNIEUR



8 Rue du Docteur Suriray - 76 600 - LE HAVRE  
Tel : 02.76.32.85.21 - Fax : 0811 382 963  
Courriel : ecotone@neuf.fr  
www.ecotone-ingenierie.fr

PLAN N°01      Indice : 01

01	Plan original
----	---------------

Echelle : 1/250 ème      Le : Juillet 2021  
 Dessiné par : JA      Vérifié par : CV

## VUE EN PLAN

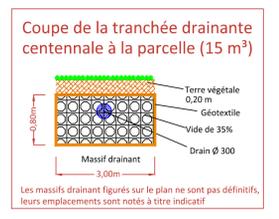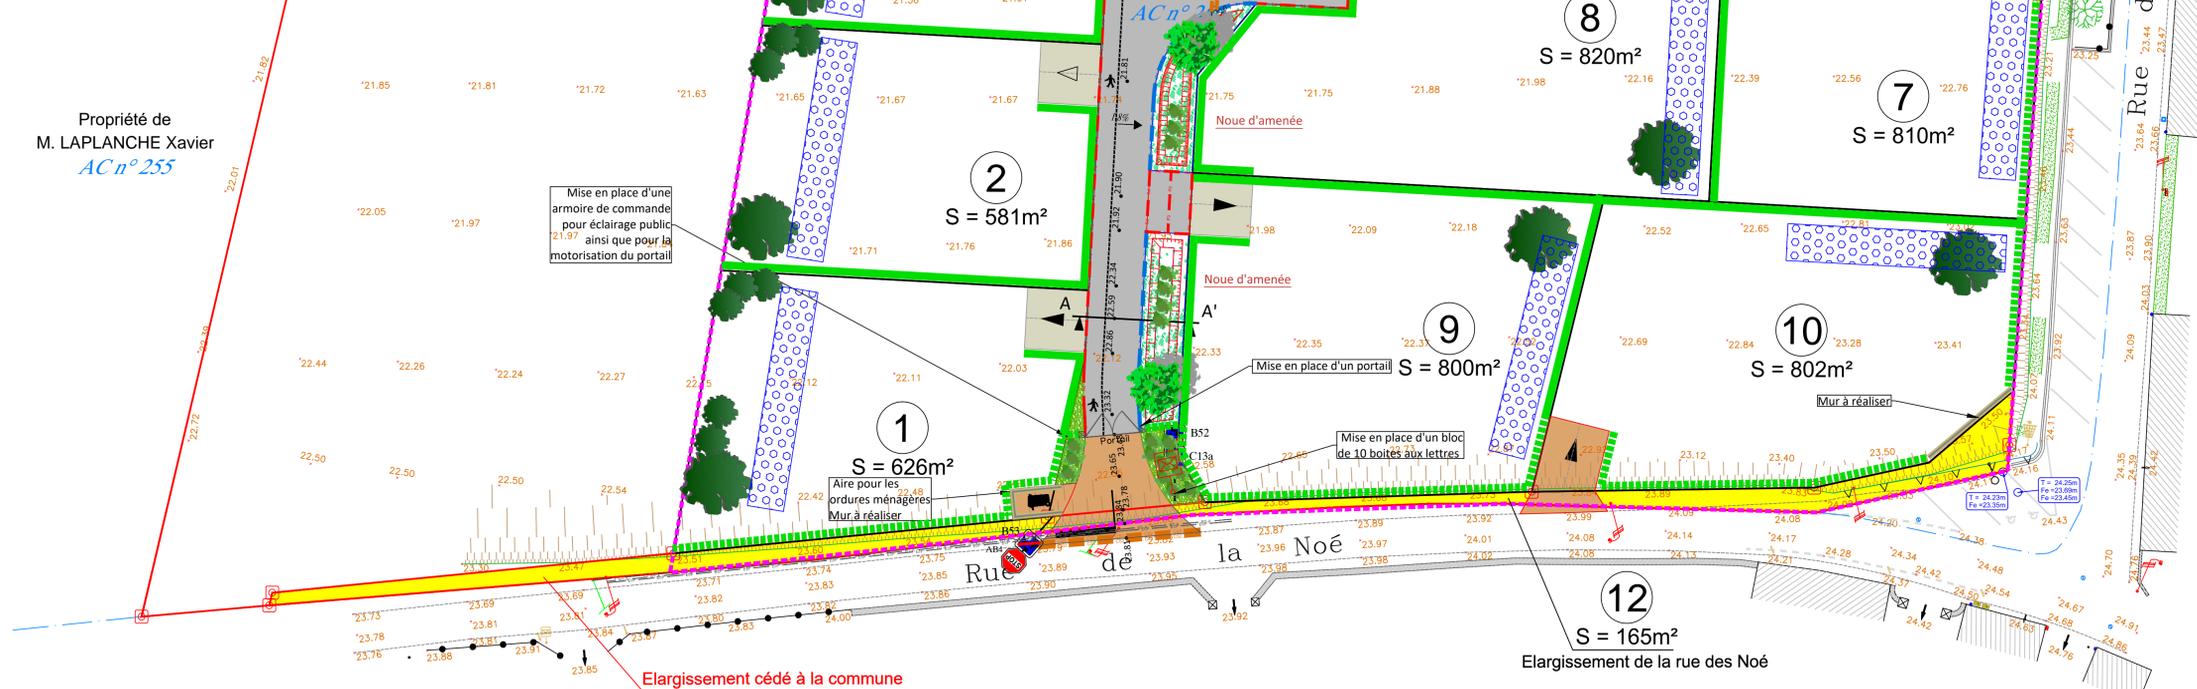

### LEGENDE

**REVETEMENTS**

- Chaussée en enrobé noir
- Réfection de la chaussée à l'existant
- Parking en enrobé noir
- Accès à l'opération et aux lots en béton

**BORDURES ET CANIVEAUX**

- Bordure A2 (vue de 0m06 vers noue)
- Double CS2 en quinconce
- Bordurette P3 arrasée (vue de 0m00)
- Bande de peinture blanche de 0m10 de large pour la délimitation des places de parking

**ESPACES VERTS**

- Noue
- Engazonnement

**ALTIMETRIE**

- 54.13 Côte projet
- Sens d'écoulement
- Enrochement

### Principe de gestion des eaux usées en privé (aménagement réalisé par les particuliers)

Les filières figurées sur le plan ne sont pas définitives, leurs emplacements sont notés à titre indicatif. Chaque projet devra être adapté en fonction de l'implantation de l'habitation et de la capacité d'accueil réelle.

**Légende**

- Habitation
- Filière de traitement (fosse septique)
- Tranchée d'épandage
- Zone interdite pour l'épandage distance : >5 de l'habitation >3 des limites de propriété